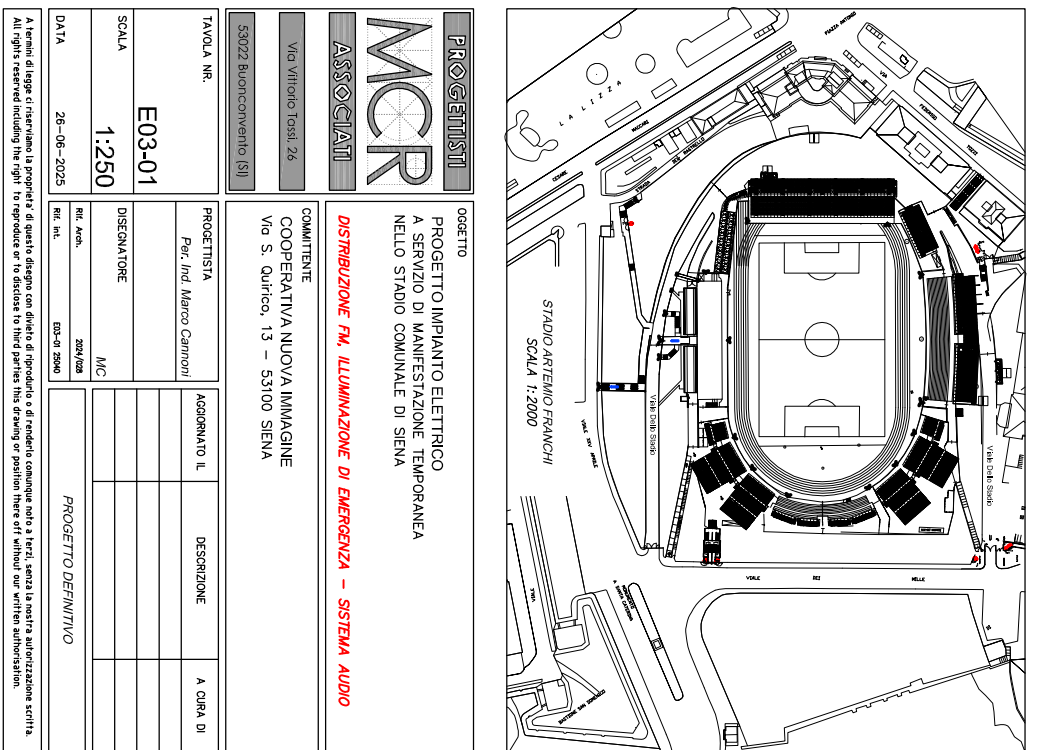


100


Year	Current (%)	Alternative (%)
1950	10	10
1960	12	12
1970	14	14
1980	16	16
1990	18	18
2000	19	19
2010	20	20
2020	20.5	20.5
2030	21	21.5
2040	21.5	22
2050	22	22.5

[illegible]

PROGETTISTI	
MCR	
ASSOCIATI	
Via Vittorio Tassi, 26	
53022 Burchianighe (SI)	
TAOLA NR.	
E03-01	
SCALE	1:250
DATA	26-06-2025
A: I termini di legge e i materiali da proporre sono a carico del progettista. Il progettista si riserva il diritto di modificare i propri disegni e progetti senza preavviso.	

0056110	
PROGETTO IMPIANTO ELETTRICO A SERVIZIO DI MANIFESTAZIONE TEMPORANEA NELLO STADIO COMUNALE DI SIENA	
DISTRIBUZIONE F.M. ILLUMINAZIONE DI EMERGENZA	
COMMITTENTE	
COOPERATIVA NUOVA IMMAGINE Via S. Quirico, 13 – 53100 SIENA	
PROGETTISTA	AGGIORNATO IL
Per. Inv. Marco Cammioni	
DISSEGNATORE	
M/C	
330/026	
REL. Arch.	
REL. Tel.	
EDS-01/2004	
PROGE	

[illegible]

		PROGETTISTI OGGIOTTO PROGETTO IMPIANTO ELETTRICO A SERVIZIO DI MANIFESTAZIONE TEMPORANEA NELLO STADIO COMUNALE DI SIENA	
ASSOCIATI		DISTRIBUZIONE FM, ILLUMINAZIONE DI EMERGENZA – SISTEMA AUDIO	
Via Vittorio Tosti, 26 53022 Buonconvento (SI)		COMMITTEE COOPERATIVA NUOVA IMMAGINE Via S. Quirico, 13 – 53100 SIENA	
TABOLA NR. _____		PROGETTISTA Per. (Ind. Marco Carrioni)	
E03-01		AGGIORNATO IL _____	
SCALA 1:250		DESCRIZIONE	
DATA 26-06-2025		A CURA DI _____	
DISEGNATORE M/C		PROGETTO DEFINITIVO	
REL. AUT. _____ 3303/026		_____	
REL. IT. _____ 03-07-2006		_____	