


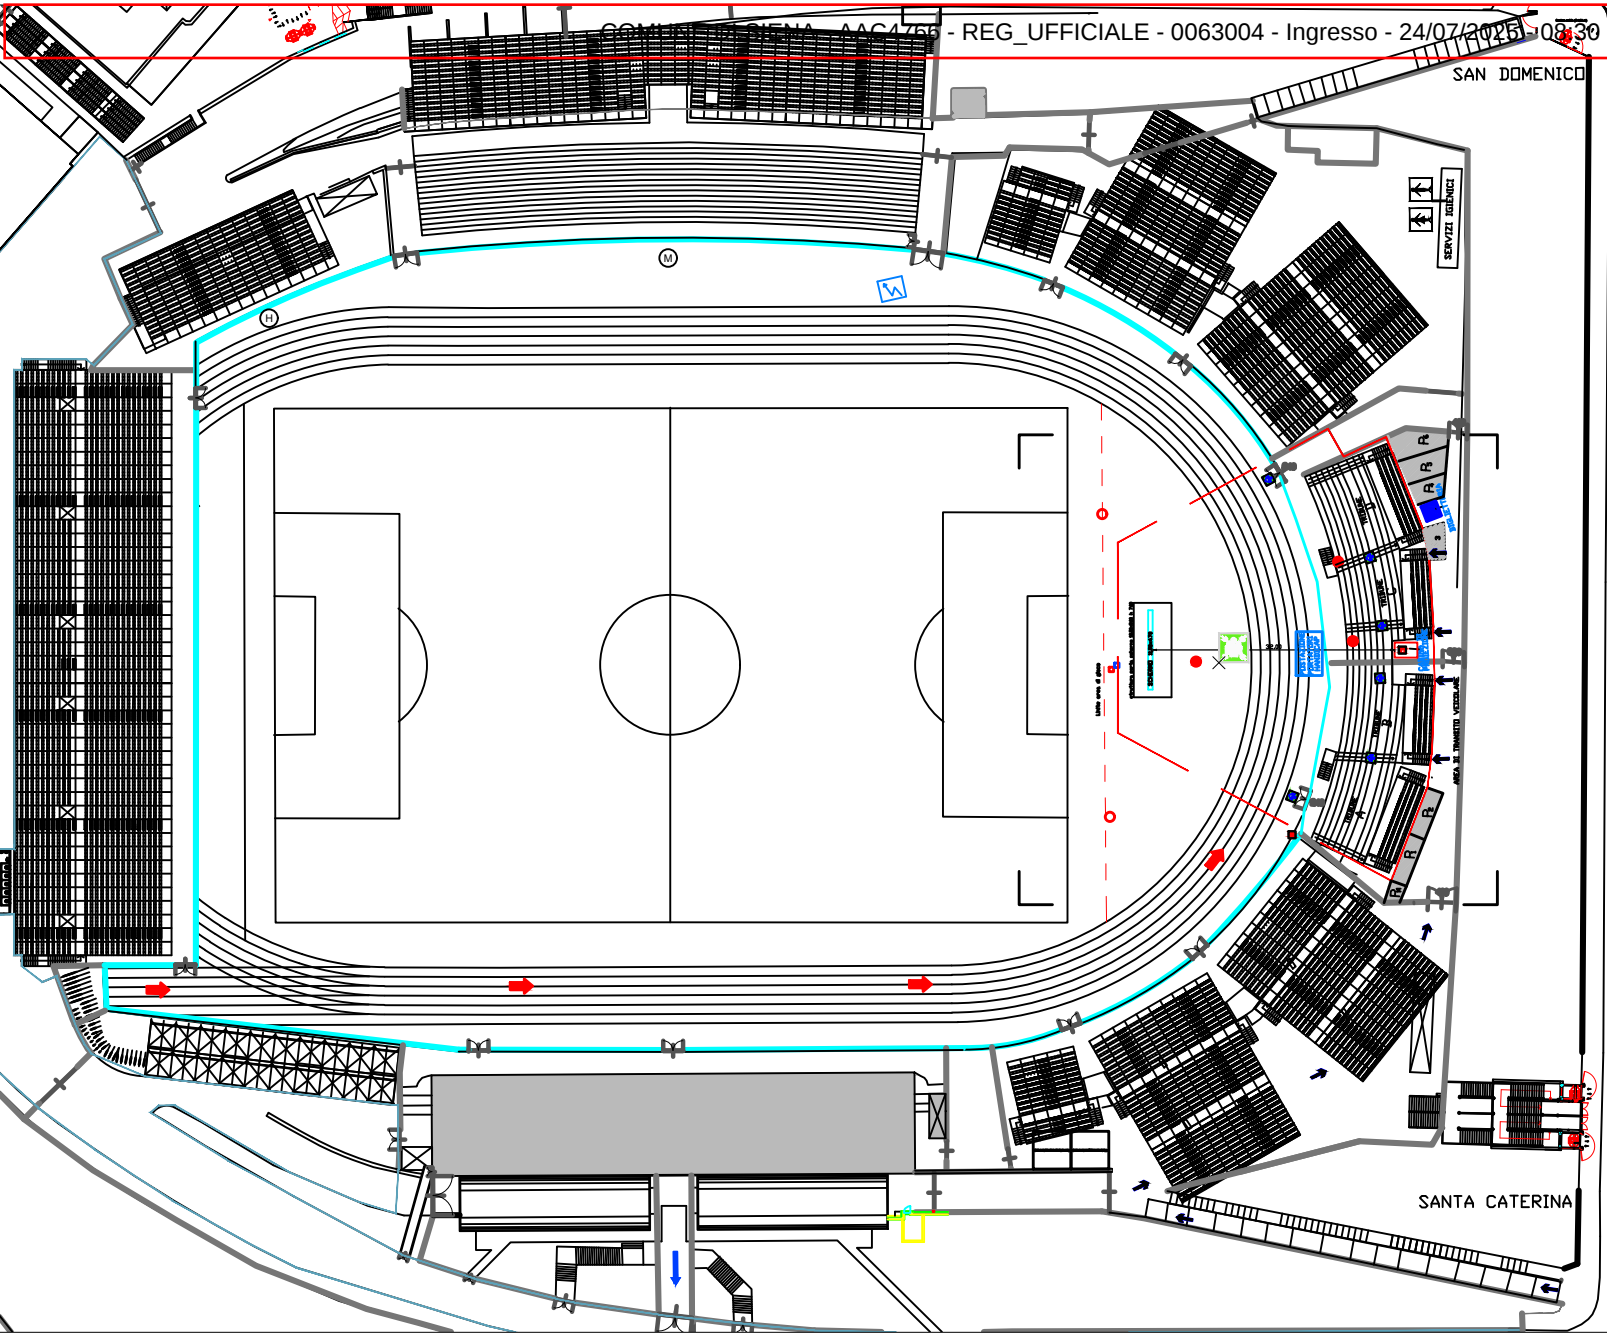

- Area Cinema
- RECINZIONE A "VETRO"
- RECINZIONE METALLICA
- ACCESSO ALLE TRIBUNE
- VIA DI ACCESSO DISABILI E MEZZI DI SOCCORSO
- pozzetto acqua
- pozzetto cavi
- palo audio
- palo da rimuovere
- NASPO ANTINCENDIO
- VIE DI ESODO
- PUNTO DI RACCOLTA
- ESTINTORE PORTATILE 21A89BC
- PUNTO PRESA ENERGIA ELETTRICA
- SERVIZI IGIENICI
- POSTO AUTO PARCHEGGIO DA INTERDIRE
- USCITA DI SICUREZZA

VIALE DEI MILLE

VIALE

SAN DOMENICO

SANTA CATERINA

COMUNE DI SIENA
"CINEMA ALLO STADIO"
COOPERATIVA NUOVA IMMAGINE
PLANIMETRIA GENERALE DELL' AREA
Scala 1:1000 Luglio 2025 Tav. 1
Il Tecnico G. Zaccari